



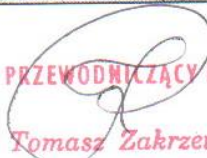
**PRZEBIEG LINII
 KABLOWEJ
 O DŁUGOŚCI 20 m**

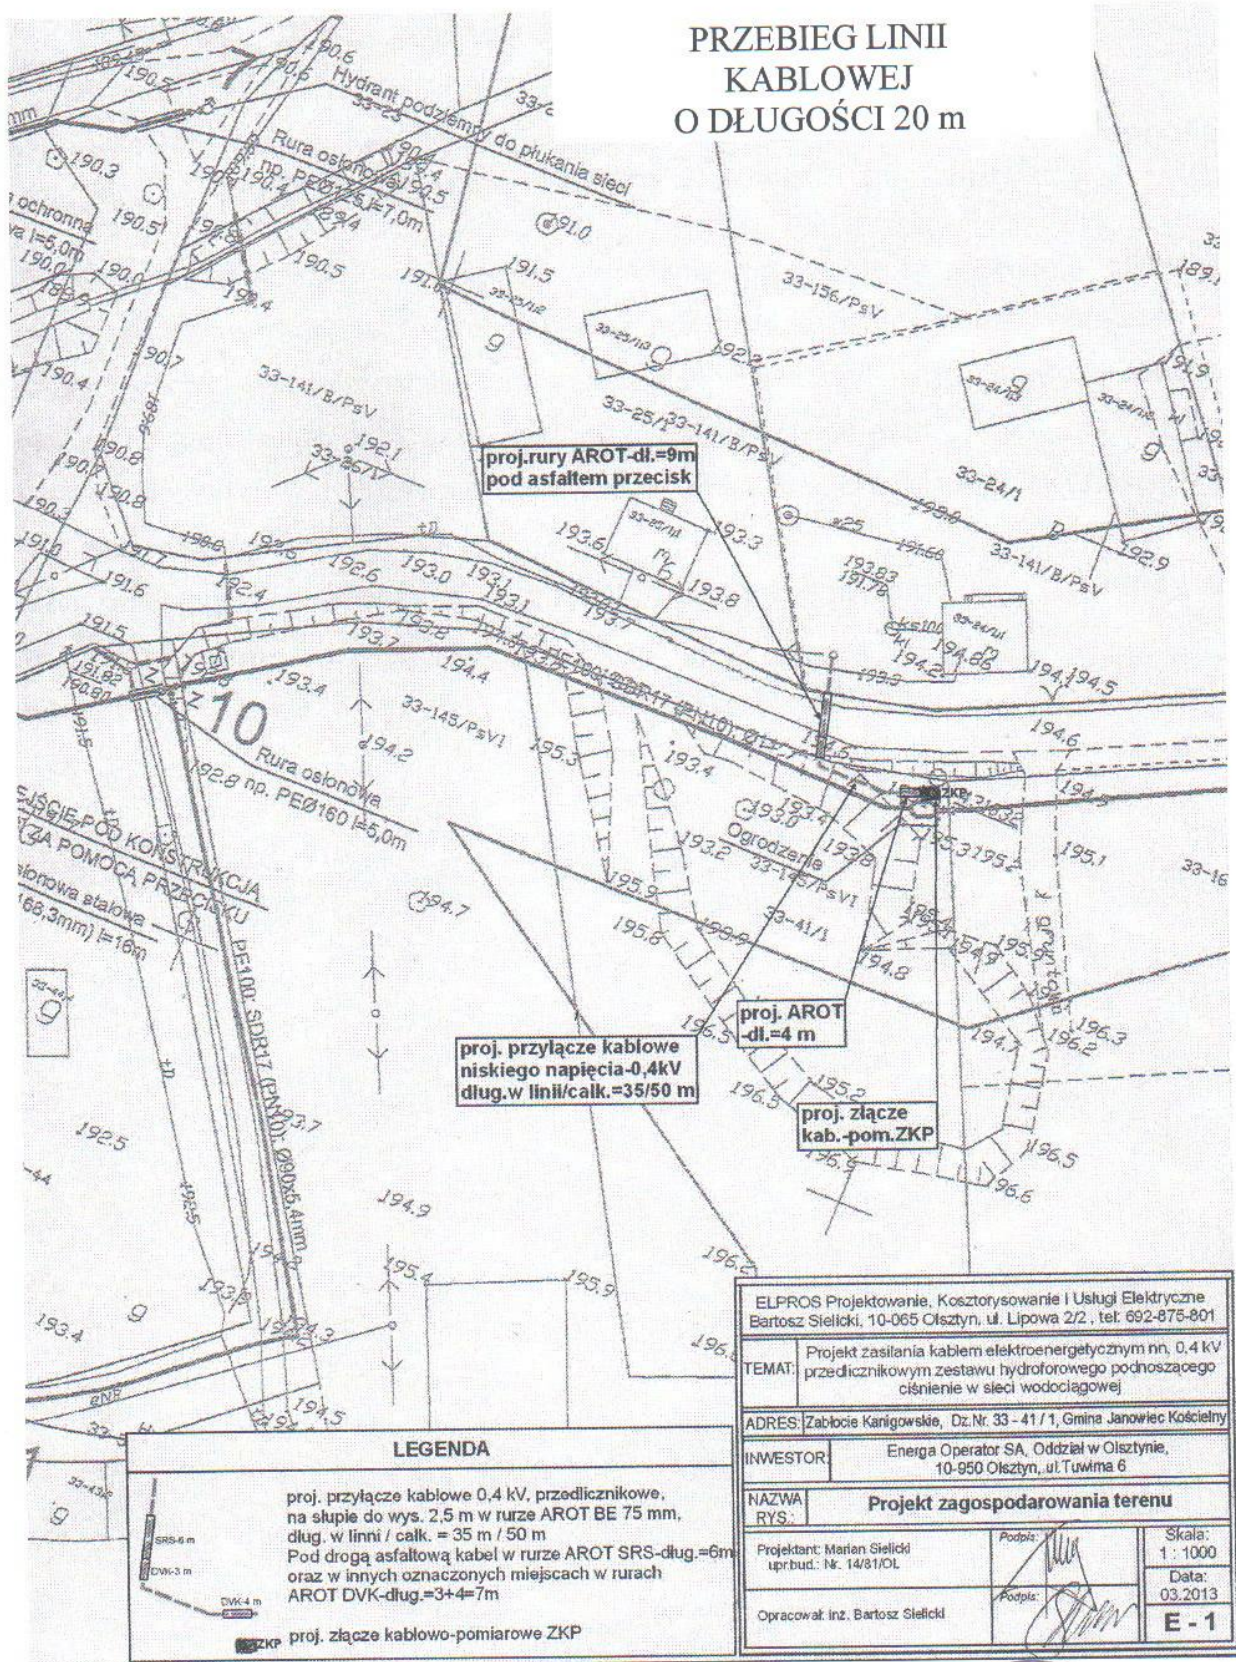

LEGENDA

proj. przyłącze kablowe 0,4 kV, przedlicznikowe, na słupie do wys. 2,5 m w rurze AROT BE 75 mm, dług. w linii / calk. = 35 m / 50 m
 Pod drogą asfaltową kabel w rurze AROT SRS-dług.=6m oraz w innych oznaczonych miejscach w rurach AROT DVK-dług.=3+4=7m


ELPROS Projektowanie, Kosztorysowanie i Usługi Elektryczne Bartosz Sielicki, 10-065 Olsztyn, ul. Lipowa 2/2, tel. 692-876-801		
TEMAT:	Projekt zasilania kablem elektroenergetycznym nn, 0,4 kV przedlicznikowym zestawu hydroforowego podnoszącego ciśnienie w sieci wodociągowej	
ADRES:	Zabłocie Karłowickie, Dz.Nr. 33 - 41/1, Gmina Janowiec Kościelny	
INWESTOR:	Energia Operator SA, Oddział w Olsztynie, 10-950 Olsztyn, ul. Tuwima 6	
NAZWA RYS:	Projekt zagospodarowania terenu	
Projektant: Marian Sielicki upr.bud.: Nr. 14/81/OL	Podpis: 	Skala: 1 : 1000 Data: 03.2013
Opracował: inż. Bartosz Sielicki	Podpis: 	E - 1

PRZEWODNICZĄCY RADY

Tomasz Zakrzewski